

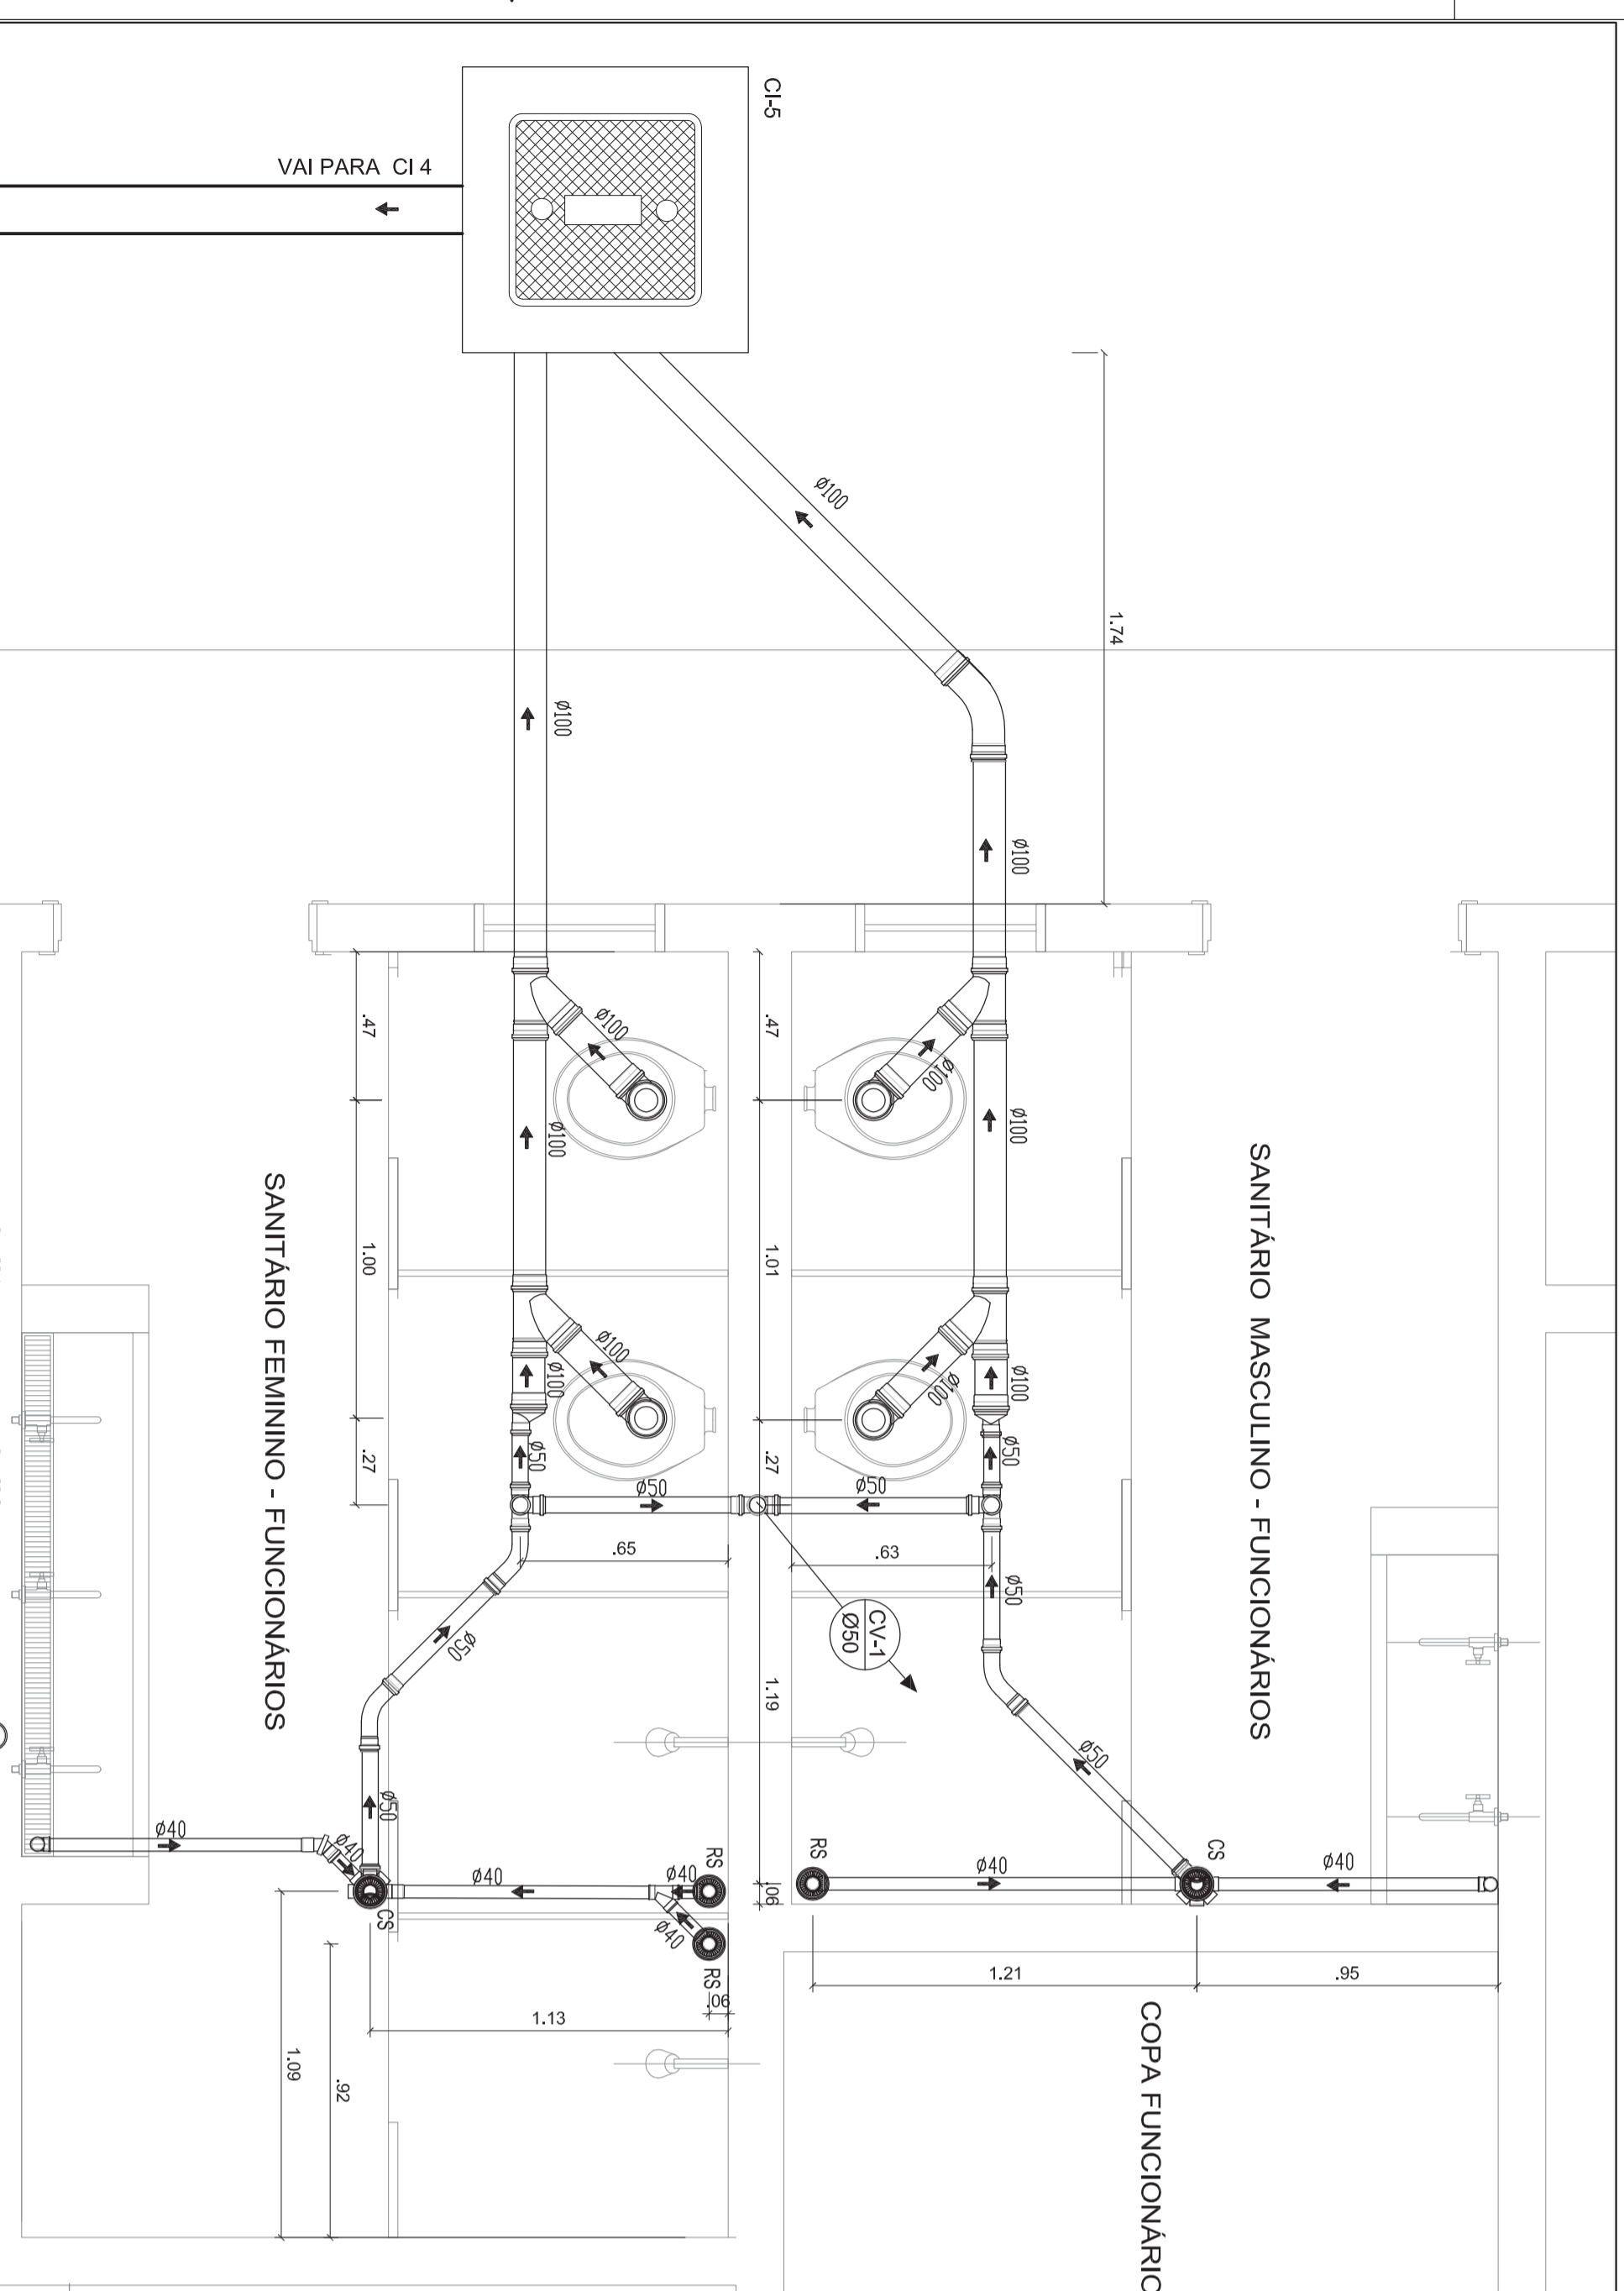


0 - LOCALIZAÇÃO
PLANTA BAIXA
SEM ESCALA

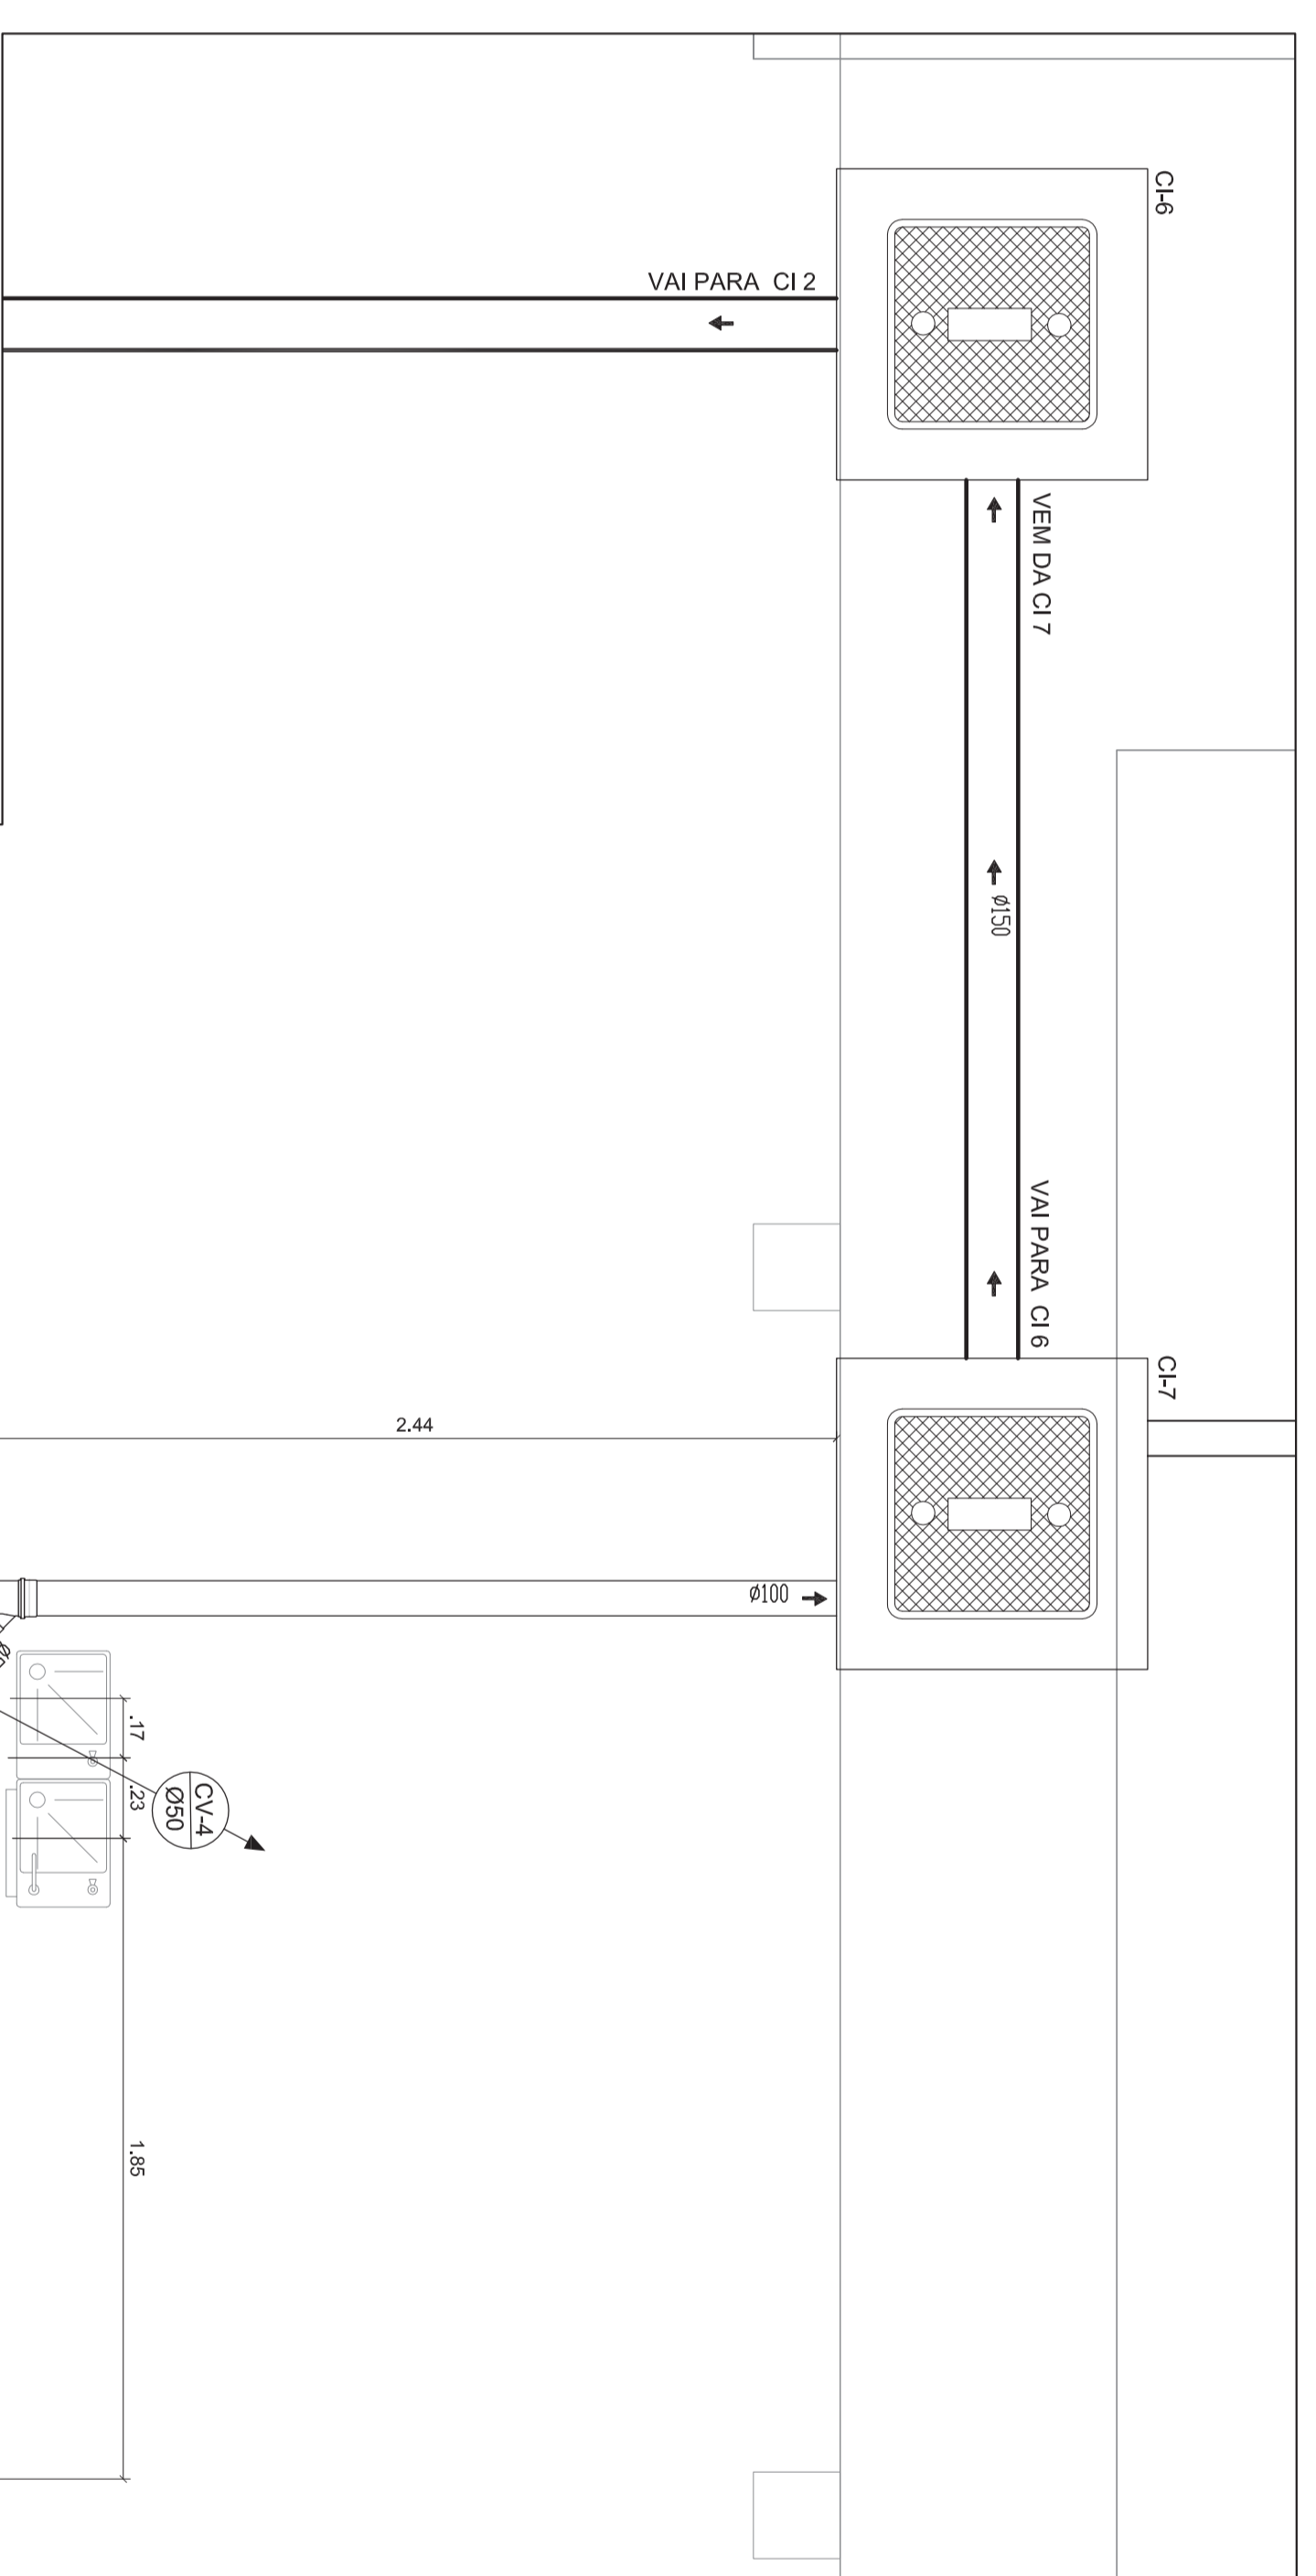

6 - SANITÁRIOS FUNCIONARIOS FEM. E MASC.
PLANTA BAIXA
ESCALA: 1/80

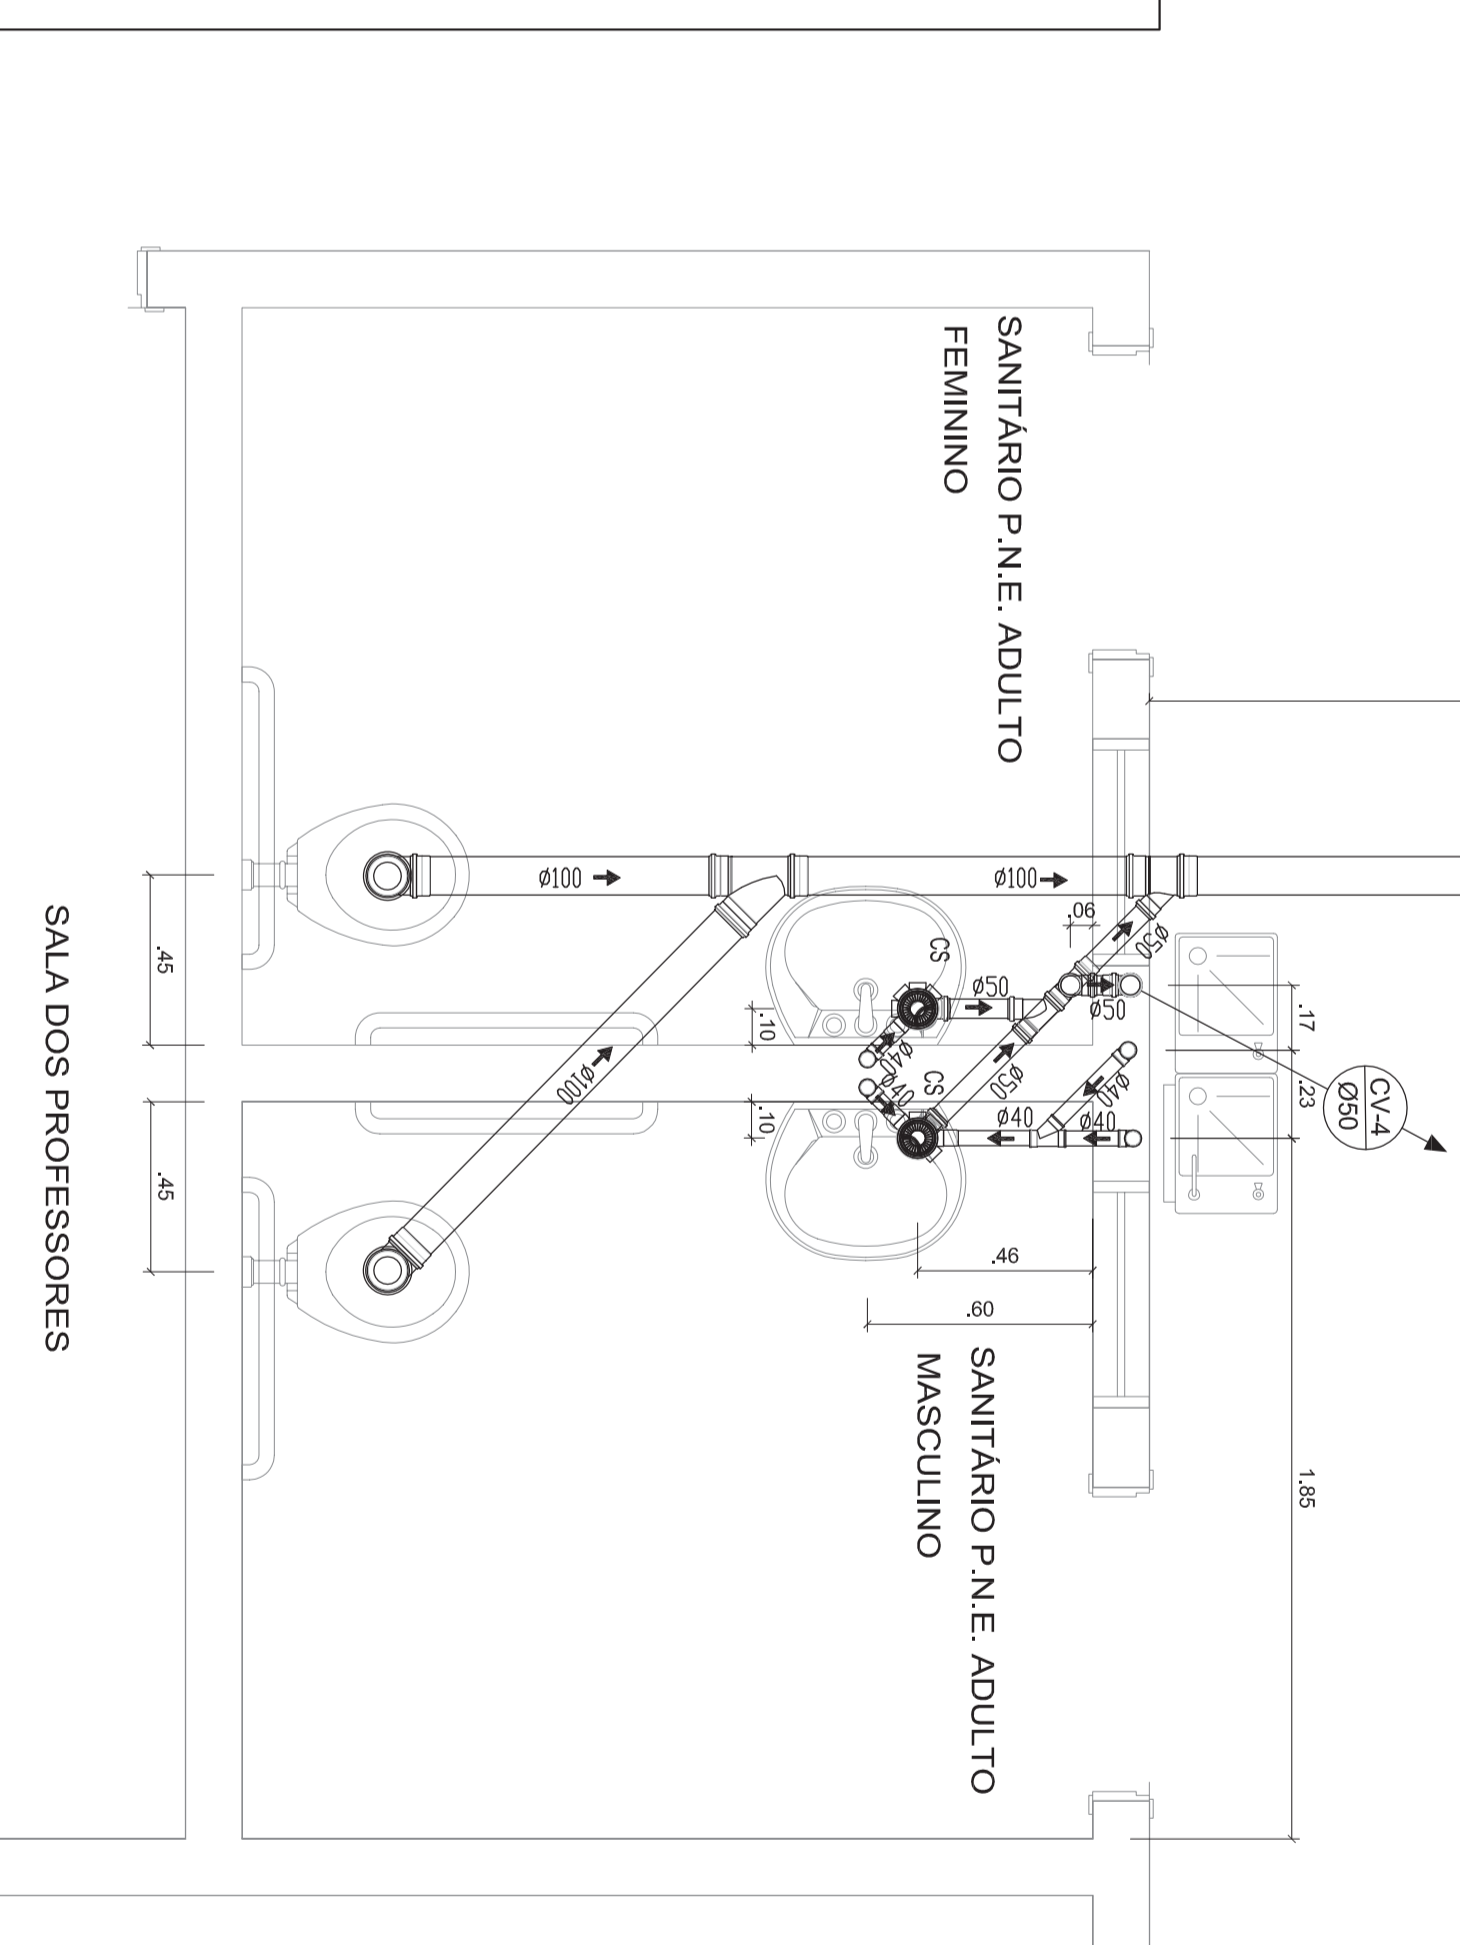

7 - SANITÁRIOS P.N.E. ADULTOS FEM. E MASC.
PLANTA BAIXA
ESCALA: 1/20

Ministério
da Educação



PROINFÂNCIA - ESPAÇO EDUCATIVO INFANTIL

ENDEREÇO:

MUNICÍPIO - UF:

PROPRIETÁRIO: FUNDO NACIONAL DE DESENVOLVIMENTO DA EDUCAÇÃO - FUNDE

AUTORES DO PROJETO:

RESPONSÁVEL TÉCNICO:

PROPRIETÁRIO

AUTOR DO PROJETO

AUTOR DO PROJETO

RESP. TÉCNICO

GRE4

GRE4

GRE4

GRE4

DUFO

GRE4

RA

PROJETO TIPO C
PROJETO HIDRAULICO

COORDENAÇÃO
CGEST - Coordenação
Geral de Infraestrutura

ESGOTO
PLANTA BAIXA

SANIT. P.N.E. / SANITARIO FUNCIONARIOS

EG

DESENHO

REVISÃO
R:00
R:00
R:00

ESCALA
1/20
DATA EMISSÃO
MAR/2010

PRONCILIA
15/16